


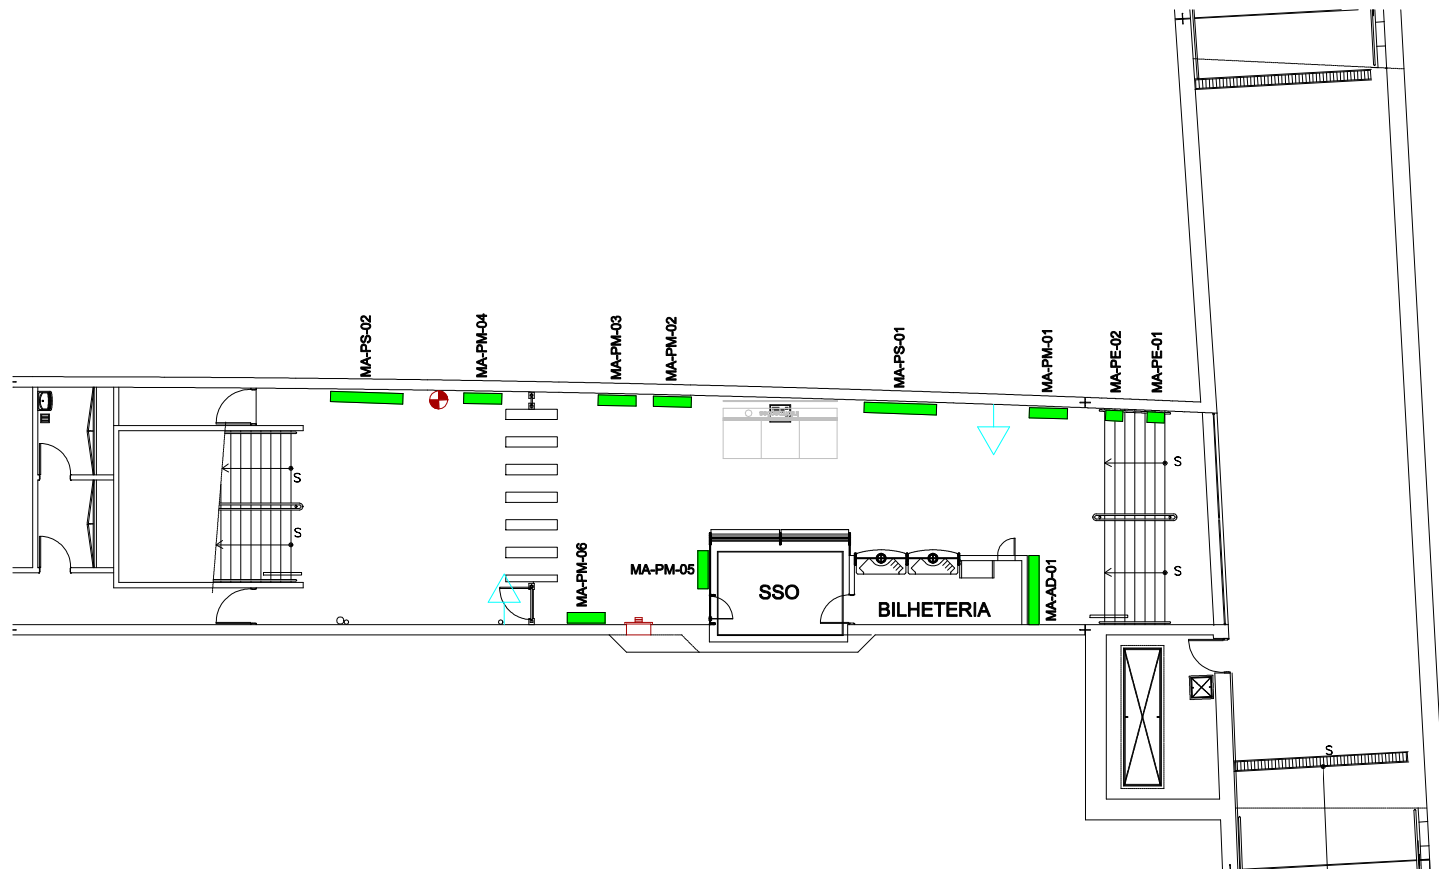

01 PLANTA BAIXA / MEZANINO
ESC.: 1/15

LEGENDA

- Placas / Adesivos
- Pontos Elétricos
- Extintores

Panel	Legenda	Dimensões Mídia	Dimensões Moldura
Master	PM	100X150cm	105X155cm
Super	PS	200X100cm	205X105cm
Escada	PE	40X60cm	45X65cm

LEGENDA DE CORES

- Máquinas
- Mídia
- Elétrica
- Corpo de bombeiros
- Comunicação Visual

O.S.		COMPANHIA CEARENSE DE TRANSPORTES METROPOLITANOS		Metrô de Fortaleza	
Desenho DESENVOLVIDO_POR_GEREA-DDE		Coord. Técnica		Linha SUL Trecho	
Projeto		Aprovação		Sub-Trecho ESTAÇÃO MARACANÃ	
Verificação		Escala 1:30		Objeto MÍDIA ESTAÇÃO MARACANÃ	
Resp. Téc.		Código		Objeto MÍDIA ESTAÇÃO MARACANÃ	
Aprov.		PLANTA DE LOCAÇÃO DE MÍDIAS		Prancha 01/02	