



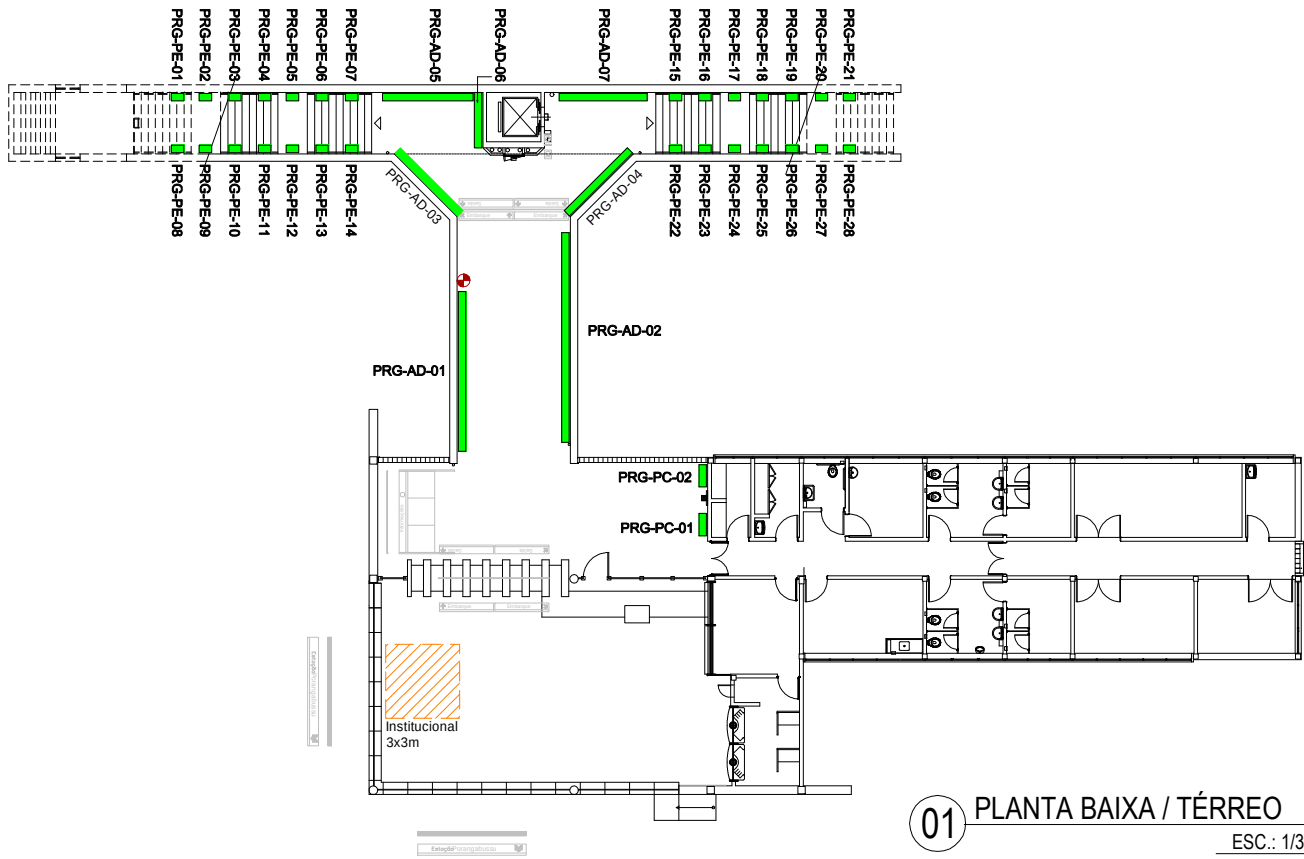

01 PLANTA BAIXA / TÉRREO
ESC.: 1/30

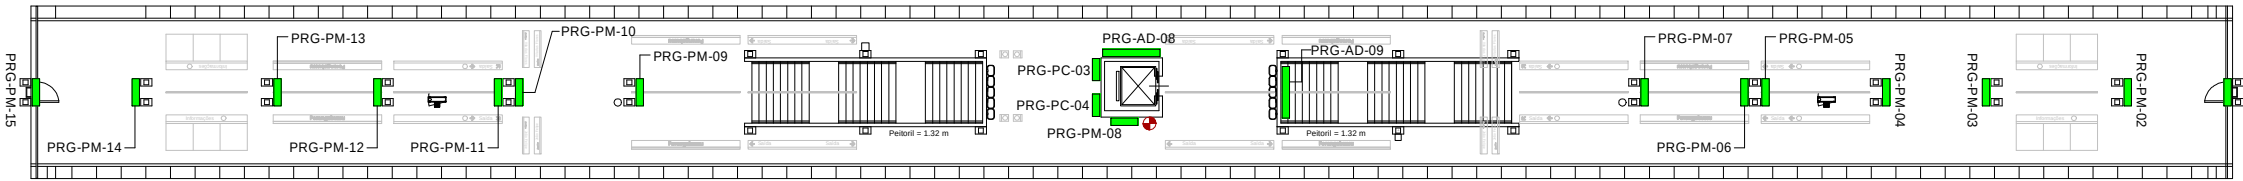

02 PLANTA BAIXA / PLATAFORMA
ESC.: 1/30

LEGENDA	
	Placas / Adesivos
	Pontos Elétricos
	Extintores

LEGENDA DE CORES	
	Mídia
	Elétrica
	Corpo de bombeiros
	Comunicação Visual

Painel	Legenda	Dimensões Mídia	Dimensões Moldura
Comum	PC	80X120cm	85X125cm
Mega	PM	100X150cm	105X155cm
Super	PS	200X100cm	205X105cm
Escada	PE	40X60cm	45X65cm

Desenho DESENVOLVIDO_POR_GEREA-DDE Projeto Verificação Resp. Téc. Aprov.		O.S.	COMPANHIA CEARENSE DE TRANSPORTES METROPOLITANOS Metrô de Fortaleza Linha SULTrecho Sub-Trecho ESTAÇÃO_PORANGABUSSU Objeto MÍDIA_ESTAÇÃO_PORANGABUSSU PLANTA_DE_LOCAÇÃO_DE_MÍDIAS Escala 1:30Código Prancha 01/01	
		Coord. Técnico		
		Aprovação		