


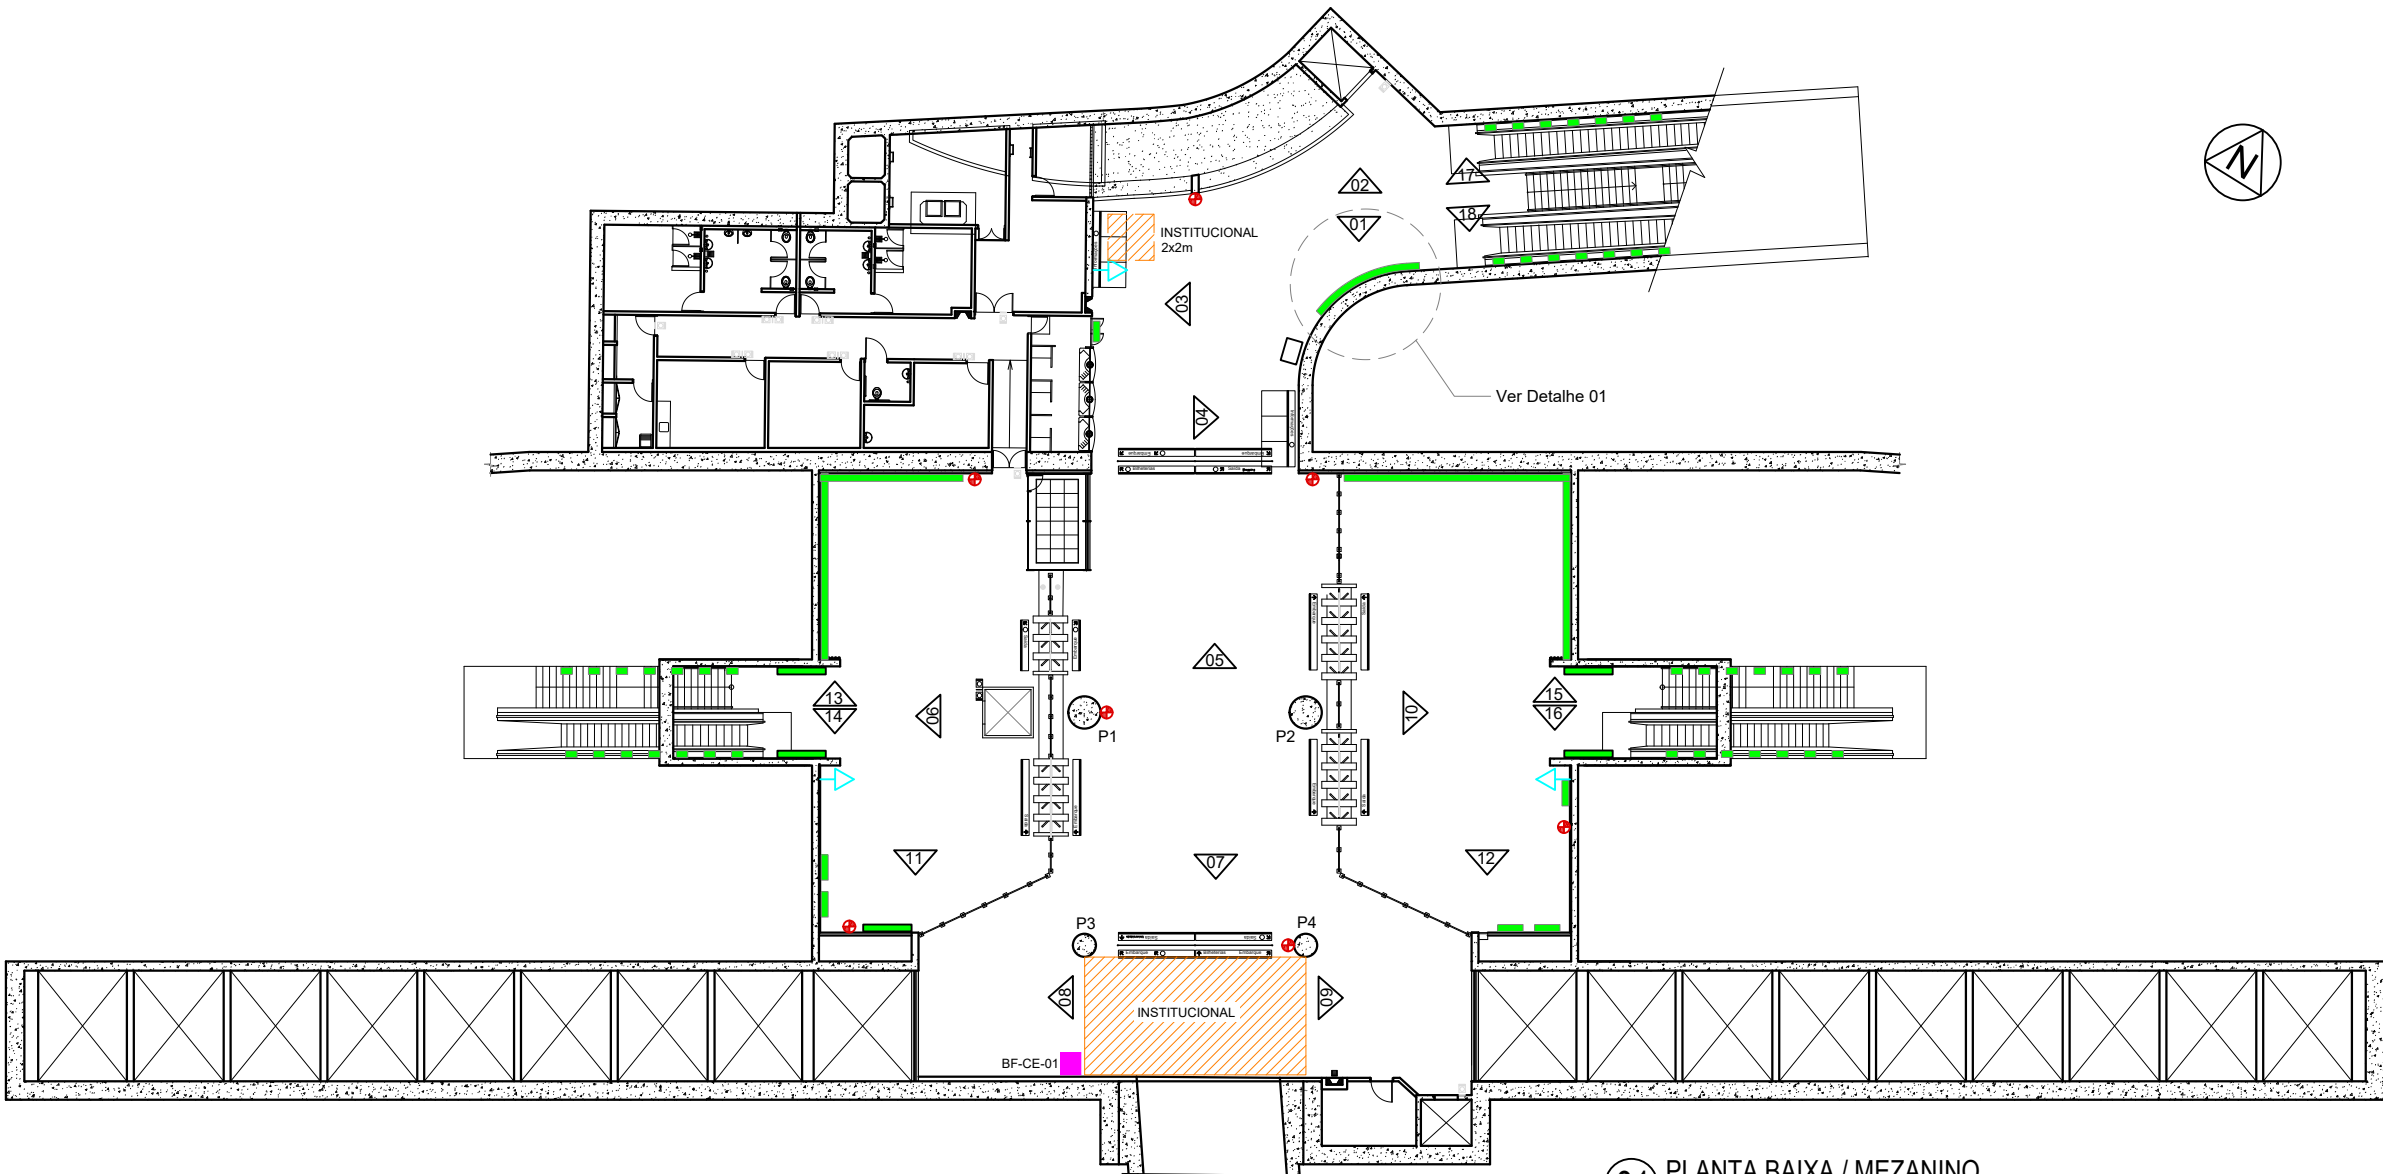

01 PLANTA BAIXA / MEZANINO
ESC.: 1/30

LEGENDA	
	Placas / Adesivos
	Quiosques
	Caixas Eletrônicos
	Máquinas
	Pontos Elétricos
	Extintores

LEGENDA DE CORES	
	Institucional
	Máquinas e Quiosques
	Mídia
	Elétrica
	Corpo de bombeiros
	Comunicação Visual

Painel	Legenda	Dimensões Mídia	Dimensões Moldura
Clássico	PC	80x120cm	90x130cm
Mega	PM	100X150cm	110X160cm
Super	PS	200X100cm	210X110cm
Escada	PE	40X60cm	50X70cm

O.S.		COMPANHIA CEARENSE DE TRANSPORTES METROPOLITANOS		Metrô de Fortaleza			
Desenho	DESENVOLVIDO_POR_GEREA-DDE	Coord. Técnico	Linha SUL				
Projeto		Aprovação	Sub-Trecho ESTAÇÃO_BENFICA				
Verificação			Objeto MÍDIA_ESTAÇÃO_BENFICA				
Resp. Téc.			PLANTA_DE_LOCAÇÃO_DE_MÍDIAS				
Aprov.	/ /		Escala 1:30	Código	Prancha 01/02		