


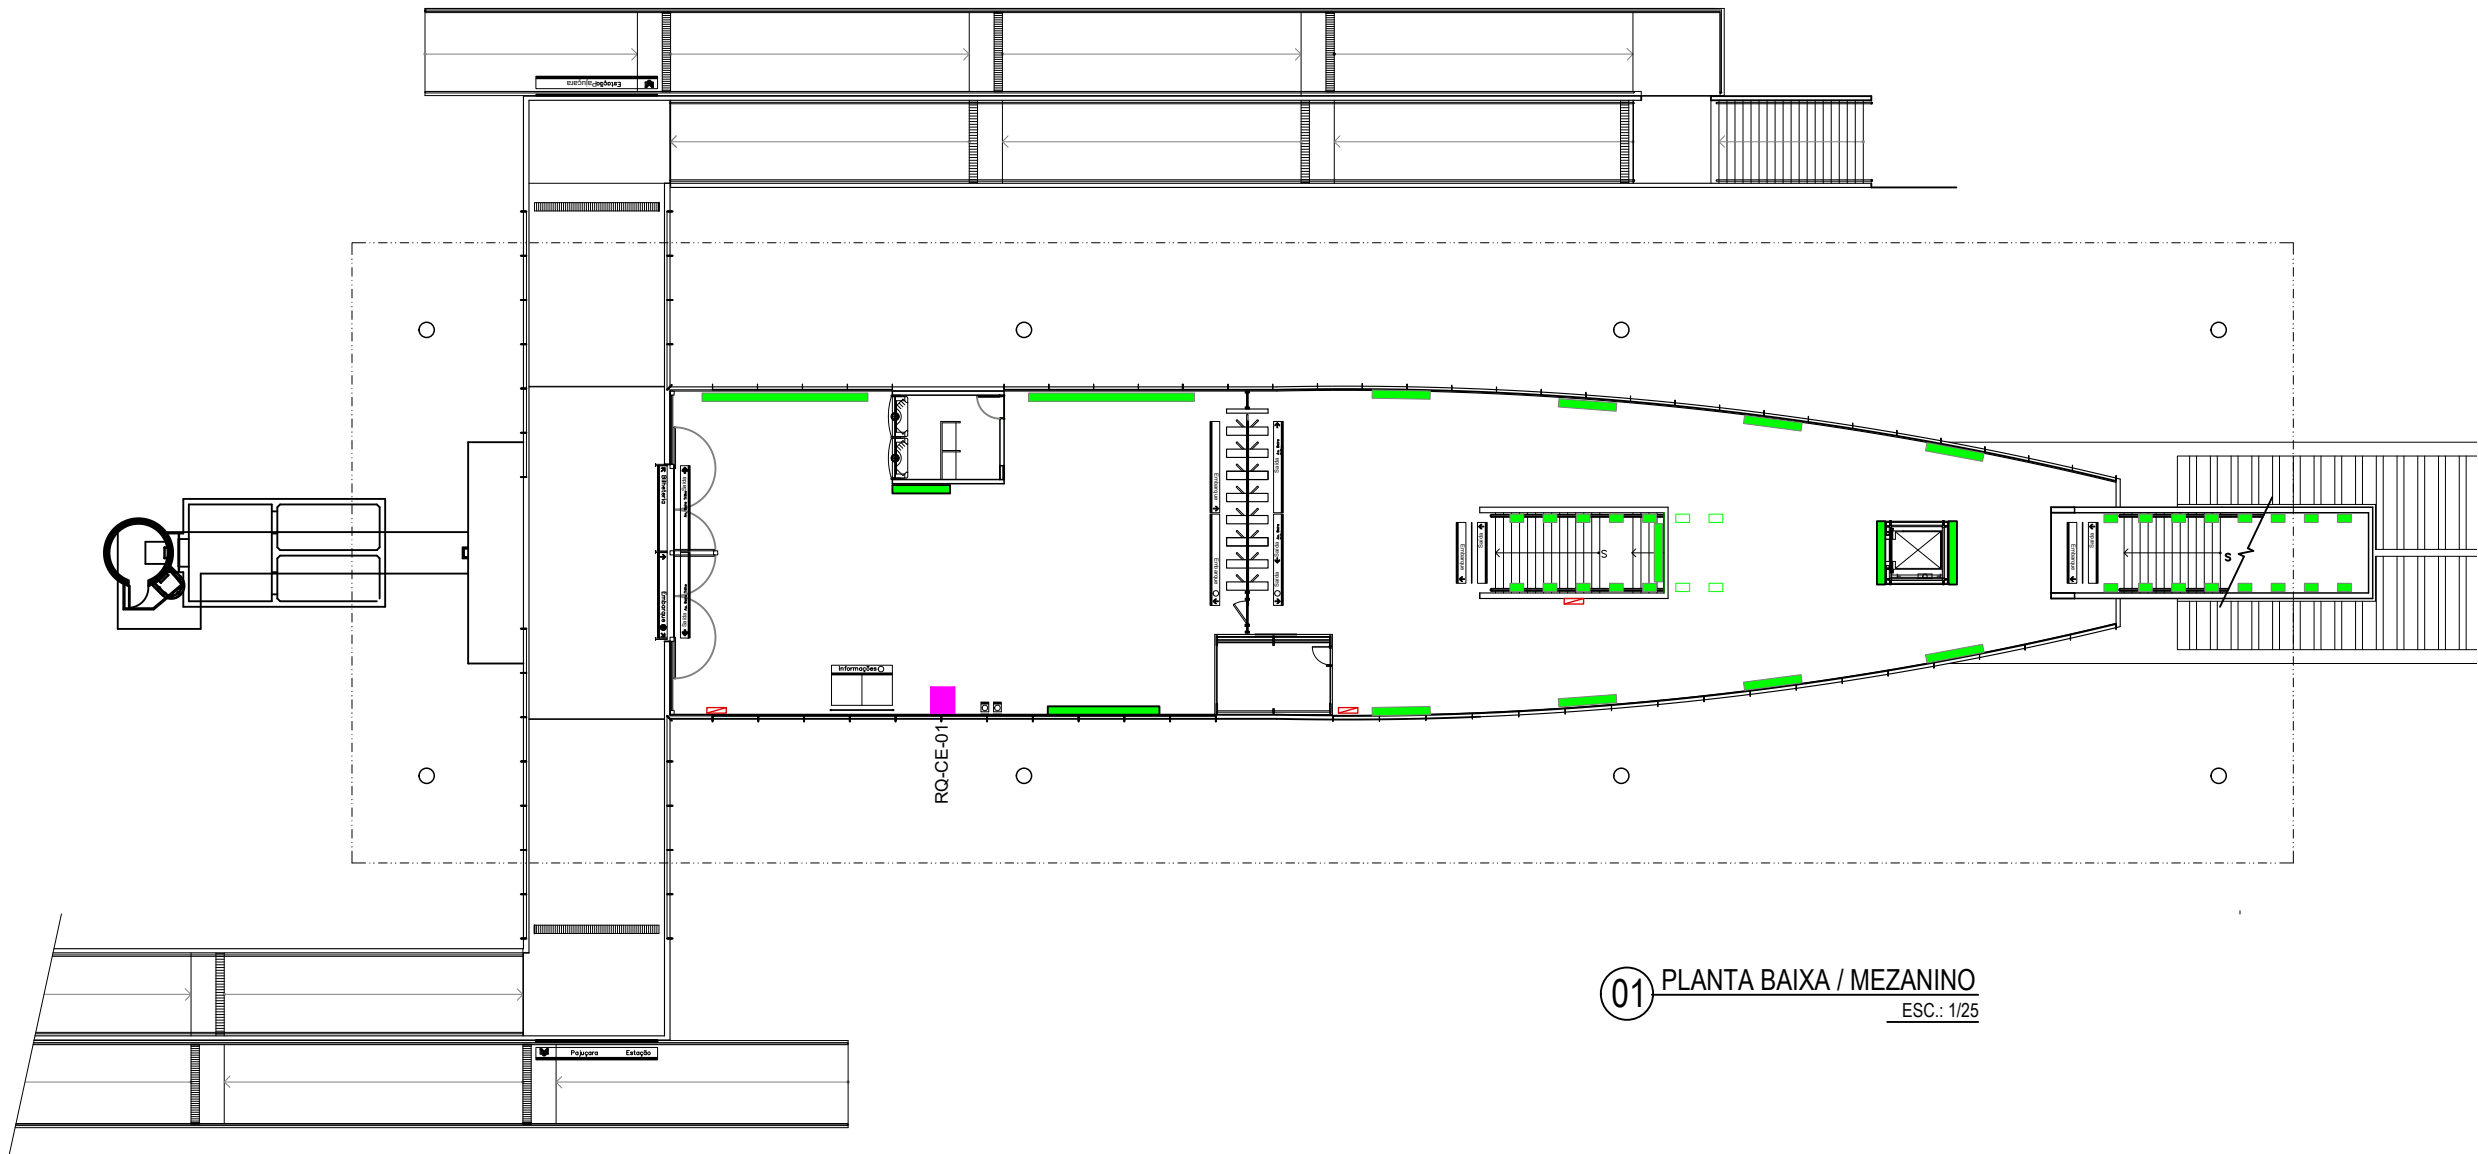

01 PLANTA BAIXA / MEZANINO
ESC.: 1/25

LEGENDA

Placas / Adesivos

Quiosques

Caixas Eletrônicos

Máquinas

Pontos Elétricos

Extintores

Painel	Legenda	Dimensões Mídia	Dimensões Moldura
Comum	PC	80x120cm	90x130cm
Mega	PM	100X150cm	110X160cm
Super	PS	200X100cm	210X110cm
Escada	PE	40X60cm	50X70cm

LEGENDA DE CORES

Máquinas

Mídia

Elétrica

Corpo de bombeiros

Comunicação Visual

Desenho Projeto Verificação Resp. Téc. Aprov.		O.S.		COMPANHIA CEARENSE DE TRANSPORTES METROPOLITANOS		
		Coord. Técnico		Metrô de Fortaleza		
				Linha SUL		
				Sub-Trecho ESTAÇÃO_RAQUEL_DE_QUEIROZ		
				Objeto MÍDIA_ESTAÇÃO_RAQUEL_DE_QUEIROZ		
		Aprovação		PLANTA_DE_LOCAÇÃO_DE_MÍDIAS		
				Escala 1:25		Prancha 01/02
				Código		