


01 PLANTA BAIXA / TÉRREO
ESC.: 1/20

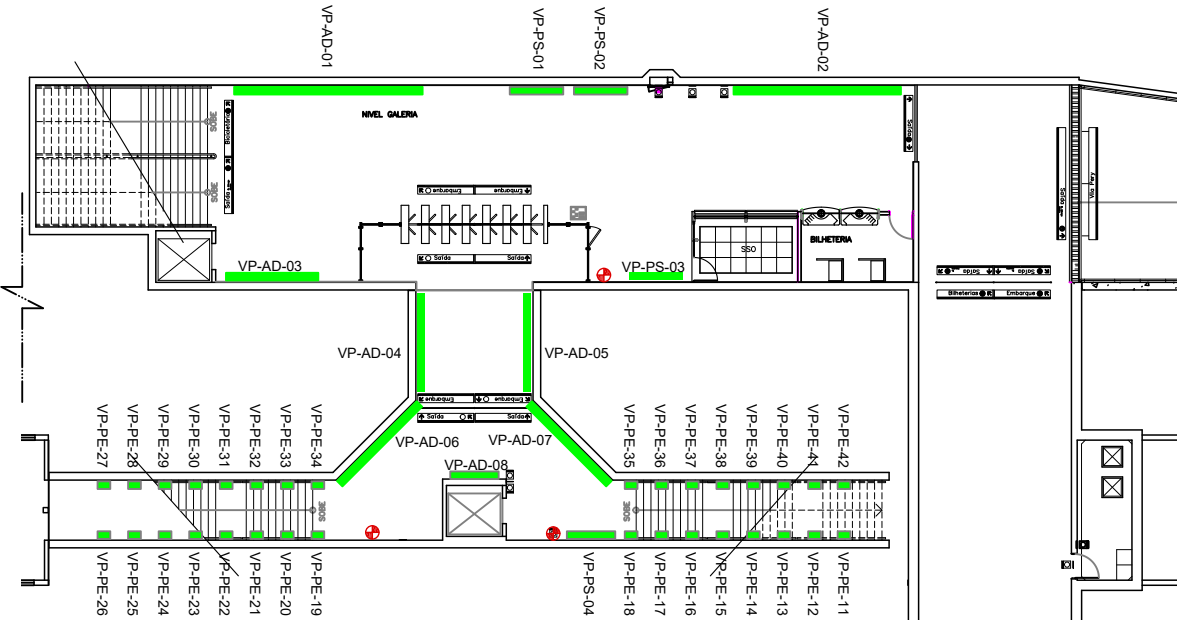

01 PLANTA BAIXA / GALERIA
ESC.: 1/20

LEGENDA

- Placas / Adesivos
- Quiosques
- Caixas Eletrônicas
- Máquinas
- Pontos Elétricos
- Extintores

LEGENDA DE CORES

- Máquinas
- Mídia
- Elétrica
- Corpo de bombeiros
- Comunicação Visual

Panel	Legenda	Dimensões Mídia	Dimensões Moldura
Mega	PM	100X150cm	105X155cm
Super	PS	200X100cm	205X105cm
Escada	PE	40X60cm	45X65cm

O.B.S.

- VERIFICAR MEDIDAS NO LOCAL

COMPANHIA CEARENSE DE TRANSPORTES METROPOLITANOS

Metrô de Fortaleza

Linha SUL Trecho
Sub-Trecho ESTAÇÃO_VILA_PERY U.C.

Objeto MÍDIA_ESTAÇÃO_VILA_PERY
PLANTA_DE_LOCAÇÃO_DE_MÍDIAS

Escala 1:30 Código

Desenho DESENVOLVIDO_POR_GEREA-DDE
Projeto
Verificação
Resp. Téc.
Aprov.

Aprovação

Prancha 01/02