
 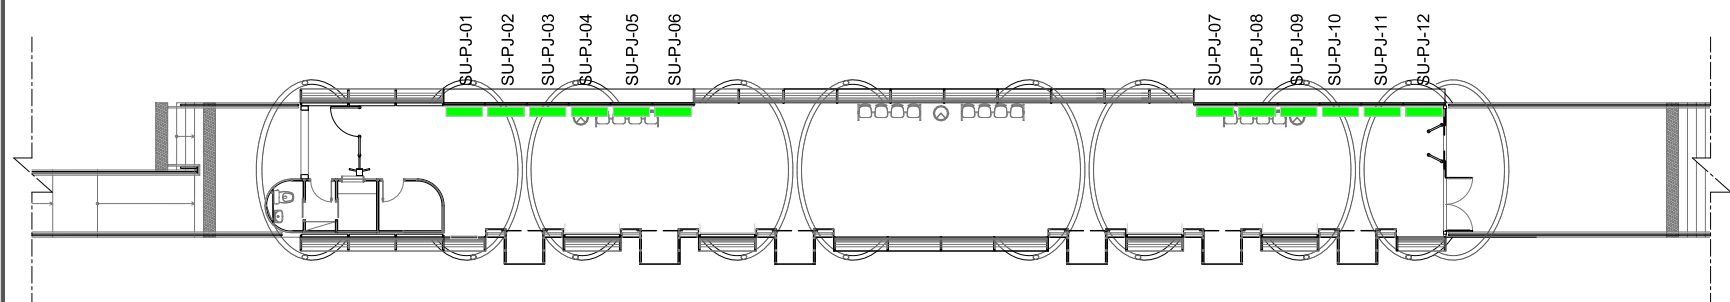


COHAB 2 →



01 PLANTA BAIXA / PLATAFORMA
ESC.: 1/15

LEGENDA:

	Placa/Mídia
	Pontos Elétricos
	Extintores

Painel	Painel Janela
Legenda	PJ
Dimensões aproximadas de mídia	122 x 35 cm
Fixação	Adesivo aplicado sobre painel em PVC fixado com fita dupla face sobre moldura de alumínio existente.

CONJUNTO A	CONJUNTO B
SU-PJ-01	SU-PJ-07
SU-PJ-02	SU-PJ-08
SU-PJ-03	SU-PJ-09
SU-PJ-04	SU-PJ-10
SU-PJ-05	SU-PJ-11
SU-PJ-06	SU-PJ-12

* AS MEDIDAS DEVERÃO SER CONFERIDAS NO LOCAL, SOB RESPONSABILIDADE DO CREDENCIADO.

	O.S.	COMPANHIA CEARENSE DE TRANSPORTES METROPOLITANOS
Desenho: DESENVOLVIDO_POR_GEREA--DDE Projeto: Verificação: Resp. Téc.: Aprov.:	Coord. Técnico: Aprovação:	Linha: LINHA SUL - VLT - SOBRAL Trecho: Sub-Trecho: ESTAÇÃO SUMARÉ U.C.: Objeto: MÍDIA ESTAÇÃO SUMARÉ PLANTA DE LOCAÇÃO DE MÍDIAS Escala: 1:15 Código: Prancha: 01/01