
 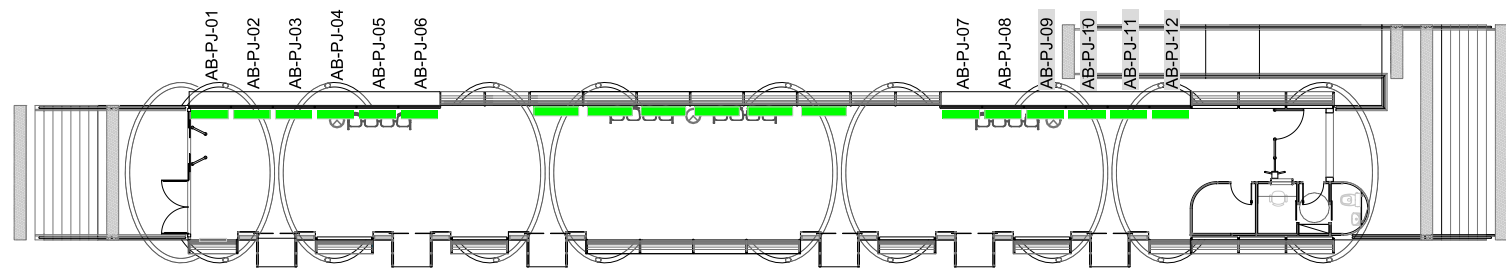


← COHAB 3 | NOVO RECANTO →



01 PLANTA BAIXA / PLATAFORMA  
ESC.: 1/15

**LEGENDA:**

	Placa/Mídia
	Pontos Elétricos
	Extintores

Panel	Panel Janela
Legenda	PJ
Dimensões aproximadas de mídia	122 x 35 cm
Fixação	Adesivo aplicado sobre painel em PVC fixado com fita dupla face sobre moldura de alumínio existente.

CONJUNTO A	CONJUNTO B
AB-PJ-01	AB-PJ-07
AB-PJ-02	AB-PJ-08
AB-PJ-03	AB-PJ-09
AB-PJ-04	AB-PJ-10
AB-PJ-05	AB-PJ-11
AB-PJ-06	AB-PJ-12

\* AS MEDIDAS DEVERÃO SER CONFERIDAS NO LOCAL, SOB RESPONSABILIDADE DO CREDENCIADO.

	o.s.	<b>COMPANHIA CEARENSE DE TRANSPORTES METROPOLITANOS</b> 
Desenho: DESENVOLVIDO_POR_GEREA--DDE Projeto: Verificação: Resp. Téc.: Aprov.:	Coord. Técnico:  Aprovação:	Linha: LINHA NORTE - VLT - SOBRAL      Trecho: Sub-Trecho: ESTAÇÃO_ALTO_DA_BRASILIA      U.C.: Objeto: MÍDIA_ESTAÇÃO_ALTO_DA_BRASILIA PLANTA_DE_LOCAÇÃO_DE_MÍDIAS Escala: 1:15      Código: Prancha: 01/01