
 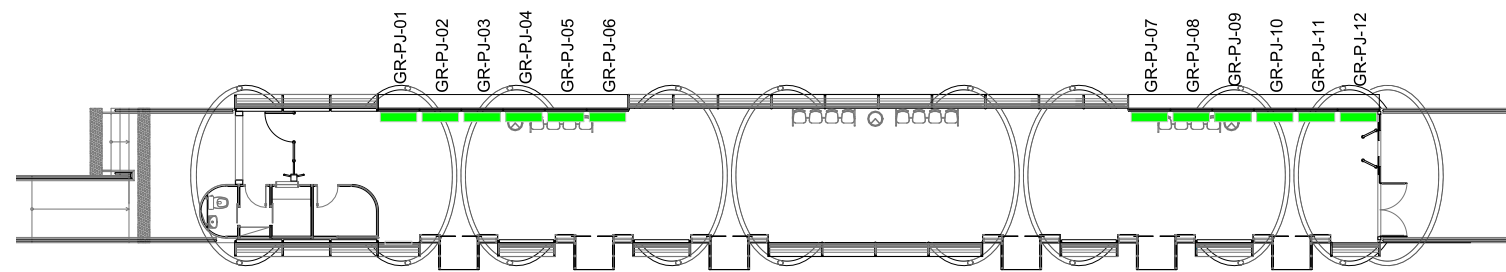


← COHAB 3 NOVO RECANTO →



01 PLANTA BAIXA / PLATAFORMA  
ESC.: 1/15


**LEGENDA:**

	Placa/Midia
	Pontos Elétricos
	Extintores

Painel	Painel Janela
Legenda	PJ
Dimensões aproximadas de midia	122 x 35 cm
Fixação	Adesivo aplicado sobre painel em PVC fixado com fita dupla face sobre moldura de alumínio existente.

CONJUNTO A	CONJUNTO B
GR-PJ-01	GR-PJ-07
GR-PJ-02	GR-PJ-08
GR-PJ-03	GR-PJ-09
GR-PJ-04	GR-PJ-10
GR-PJ-05	GR-PJ-11
GR-PJ-06	GR-PJ-12

\* AS MEDIDAS DEVERÃO SER CONFERIDAS NO LOCAL, SOB RESPONSABILIDADE DO CREDENCIADO.

		o.s.		<b>COMPANHIA CEARENSE DE TRANSPORTES METROPOLITANOS</b> 	
Desenho DESENVOLVIDO_POR_GEREA--DDE		Coord. Técnico		Linha LINHA NORTE - VLT - SOBRAL Trecho	
Projeto		Aprovação		Sub-Trecho ESTAÇÃO_GRENDENE U.C.	
Verificação				Objeto MÍDIA_ESTAÇÃO_GRENDENE	
Resp. Téc.				PLANTA_DE_LOCAÇÃO_DE_MIDIAS	
Aprov.				Escala 1:15	Código
				Prancha 01/01	