
 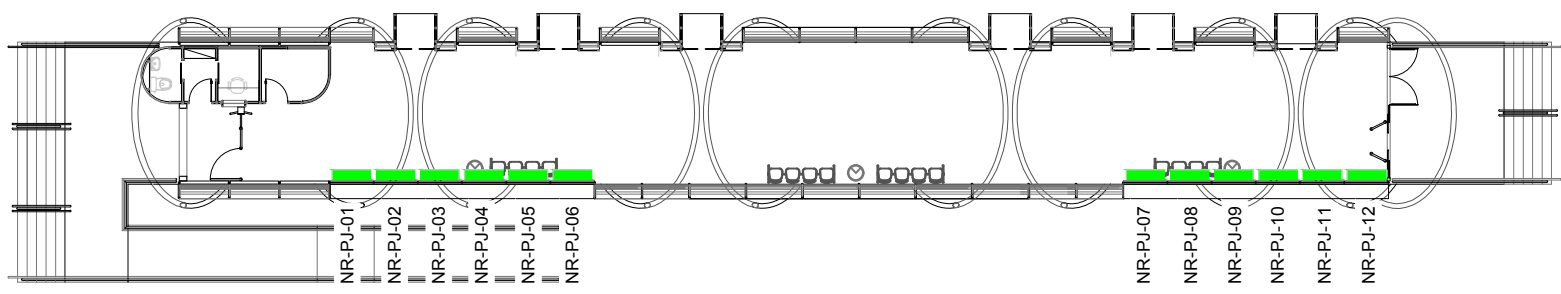


← COHAB 3



01 PLANTA BAIXA / PLATAFORMA
ESC.: 1/15

LEGENDA:

	Placa/Mídia
	Pontos Elétricos
	Extintores

Painel	Painel Janela
Legenda	PJ
Dimensões aproximadas de mídia	122 x 35 cm
Fixação	Adesivo aplicado sobre painel em PVC fixado com fita dupla face sobre moldura de alumínio existente.

CONJUNTO A	CONJUNTO B
NR-PJ-01	NR-PJ-07
NR-PJ-02	NR-PJ-08
NR-PJ-03	NR-PJ-09
NR-PJ-04	NR-PJ-10
NR-PJ-05	NR-PJ-11
NR-PJ-06	NR-PJ-12

* AS MEDIDAS DEVERÃO SER CONFERIDAS NO LOCAL, SOB RESPONSABILIDADE DO CREDENCIADO.

		O.S.		COMPANHIA CEARENSE DE TRANSPORTES METROPOLITANOS		
Desenho DESENVOLVIDO_POR_GEREA-DDE		Coord. Técnico		Linha LINHA NORTE - VLT - SOBRAL		Trecho
Projeto		Aprovação		Sub-Trecho ESTAÇÃO_NOVO_RECANTO		U.C.
Verificação				Objeto MÍDIA_ESTAÇÃO_NOVO_RECANTO		
Resp. Téc.				Objeto PLANTA_DE_LOCAÇÃO_DE_MÍDIAS		
Aprov.				Escala 1:15	Código	Prancha 01/01